


ODDZIAŁ RATUNKOWY Z IZBĄ PRZYJĘĆ

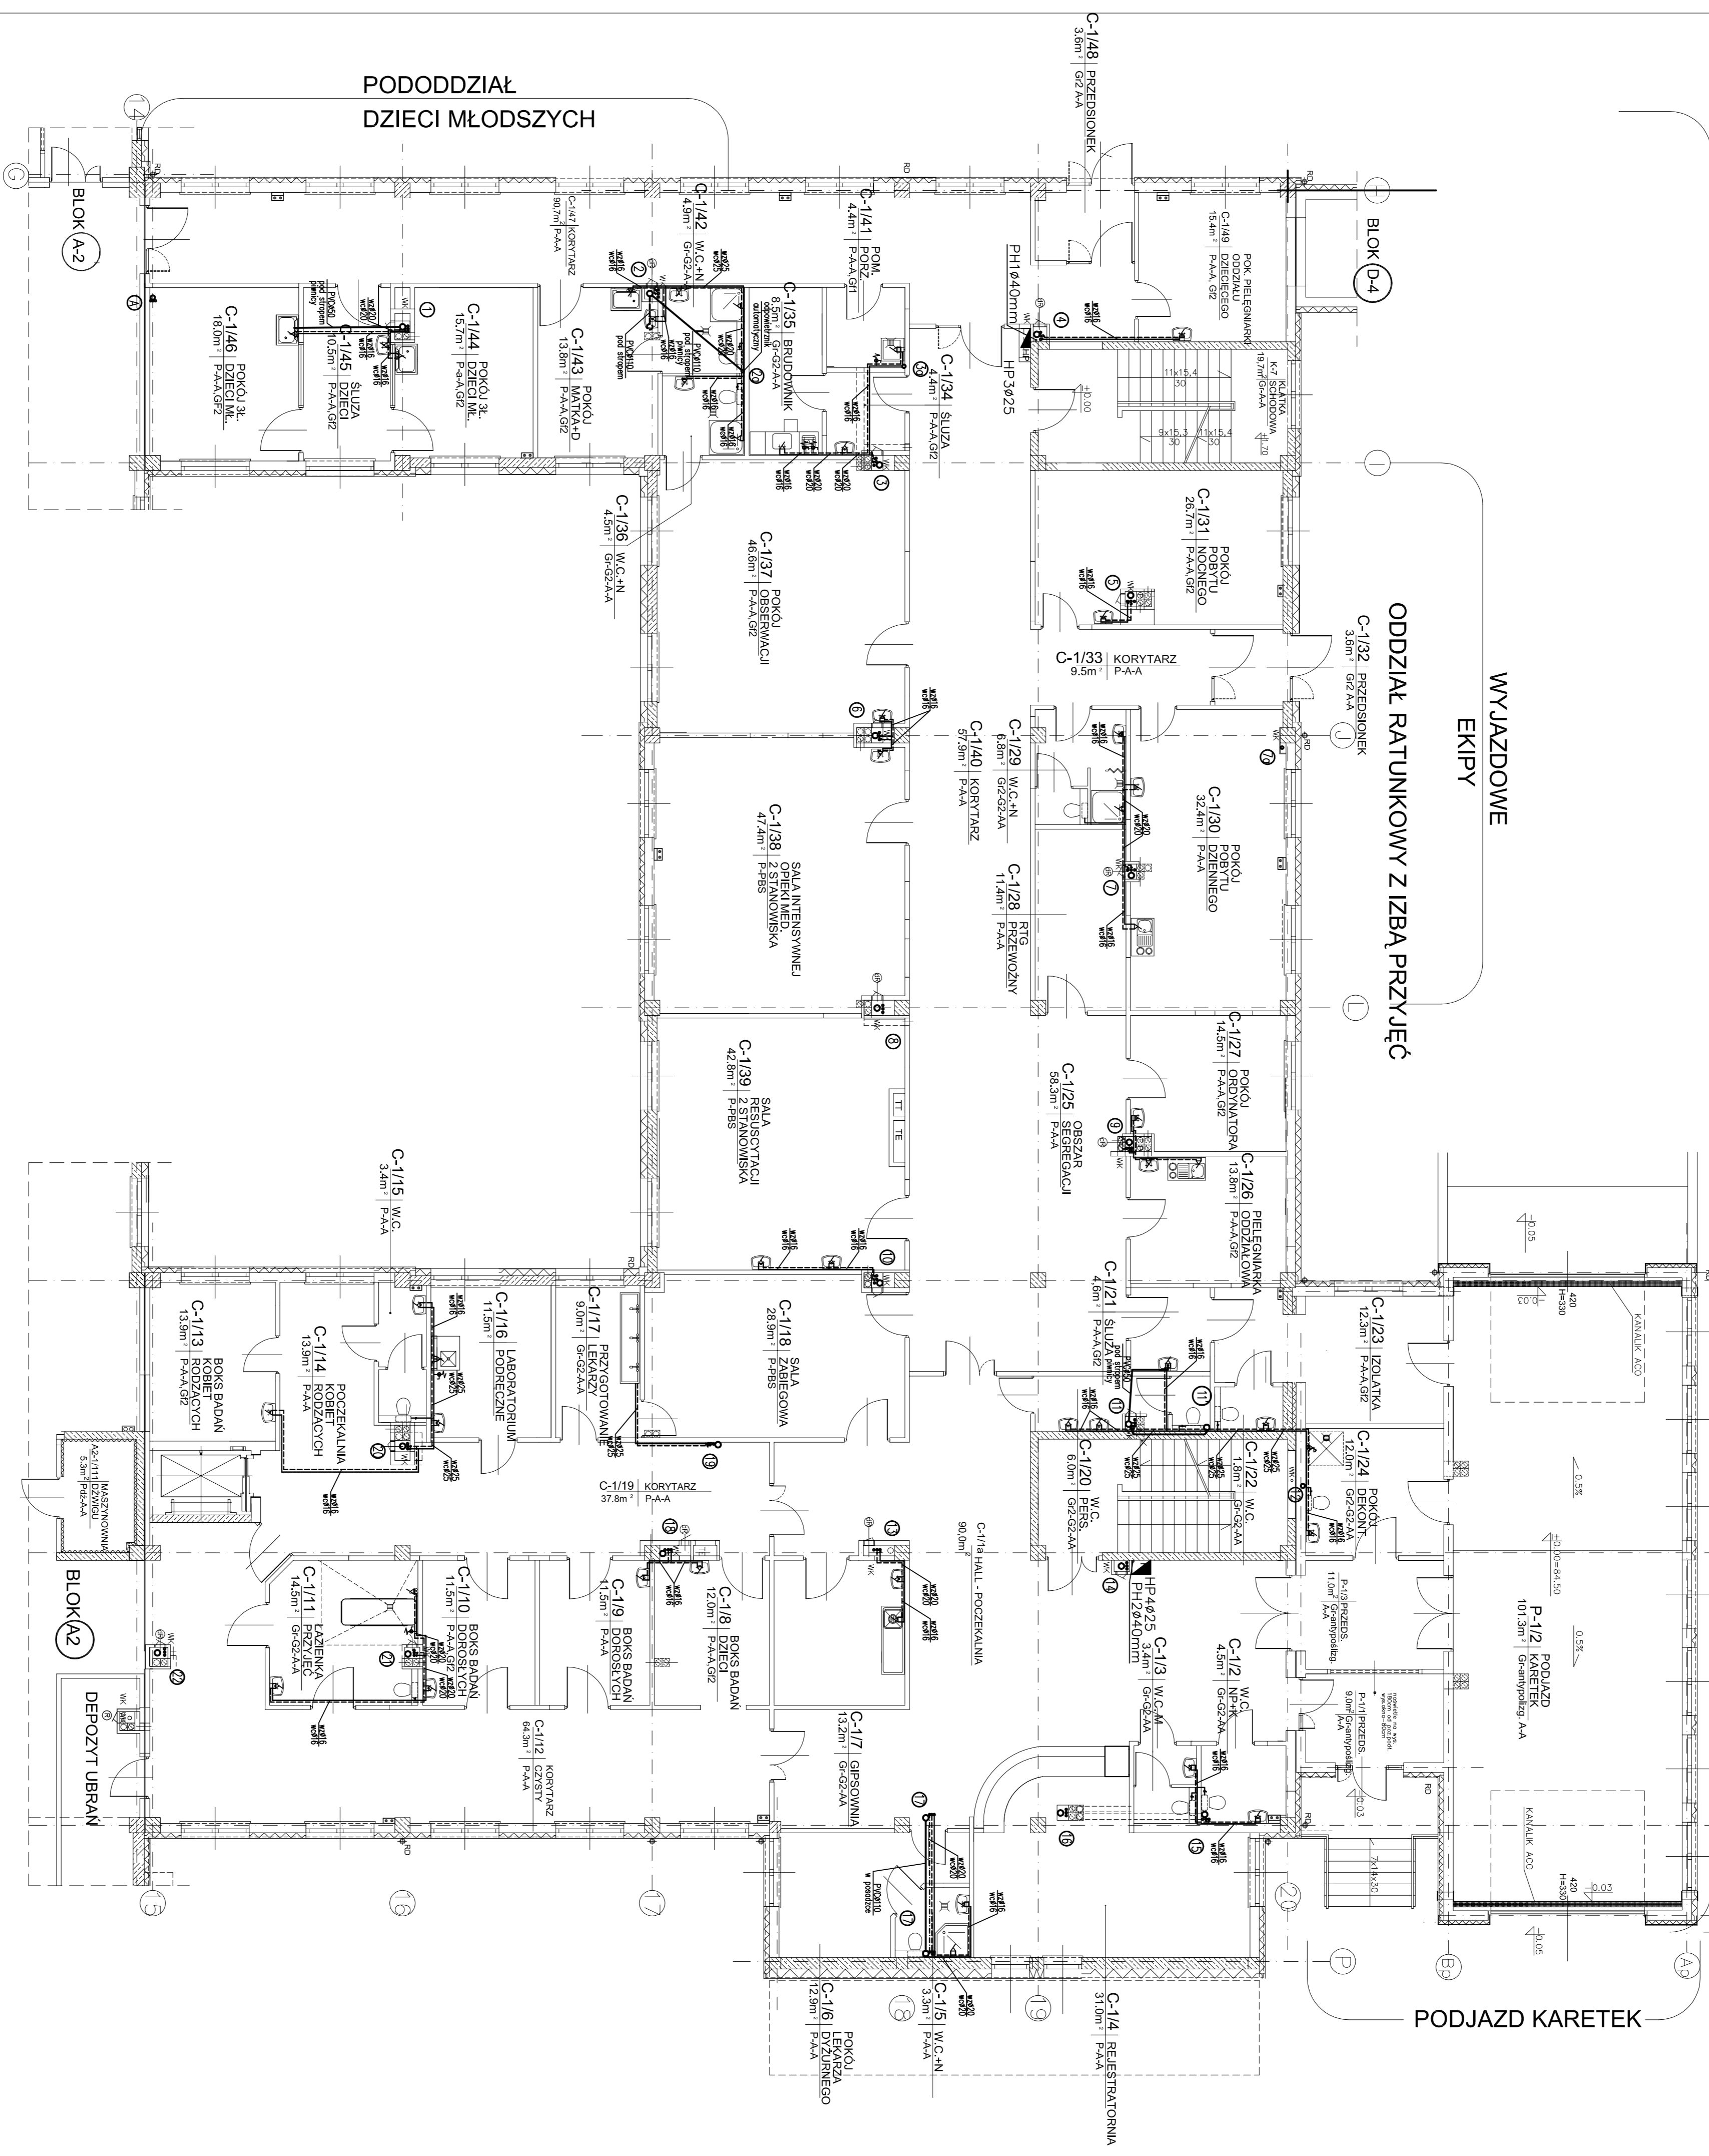


ODDZIAŁ RATUNKOWY Z IZBĄ PRZYJĘĆ

WYJAZDOWE EKIPY

PODJAZD KARETEK

PODODDZIAŁ DZIECI MŁODSZYCH

RZUT PARTERU BLOK C

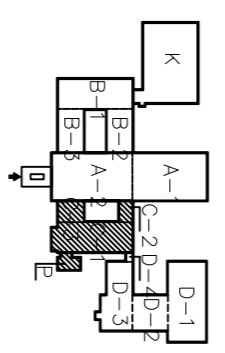

- Uwagi:
- 1) Wykres zawiera ścieżki i symbolizację wyznaczników.
  - 2) Wykresy rzutów wyznaczników i rzutów przekrojów.
  - 3) Wykresy rzutów wyznaczników i rzutów przekrojów.
  - 4) Wykresy rzutów wyznaczników i rzutów przekrojów.
  - 5) Wykresy rzutów wyznaczników i rzutów przekrojów.
  - 6) Wykresy rzutów wyznaczników i rzutów przekrojów.
  - 7) Wykresy rzutów wyznaczników i rzutów przekrojów.
  - 8) Wykresy rzutów wyznaczników i rzutów przekrojów.
  - 9) Wykresy rzutów wyznaczników i rzutów przekrojów.
  - 10) Wykresy rzutów wyznaczników i rzutów przekrojów.
  - 11) Wykresy rzutów wyznaczników i rzutów przekrojów.
  - 12) Wykresy rzutów wyznaczników i rzutów przekrojów.
  - 13) Wykresy rzutów wyznaczników i rzutów przekrojów.
  - 14) Wykresy rzutów wyznaczników i rzutów przekrojów.
  - 15) Wykresy rzutów wyznaczników i rzutów przekrojów.
  - 16) Wykresy rzutów wyznaczników i rzutów przekrojów.
  - 17) Wykresy rzutów wyznaczników i rzutów przekrojów.
  - 18) Wykresy rzutów wyznaczników i rzutów przekrojów.
  - 19) Wykresy rzutów wyznaczników i rzutów przekrojów.
  - 20) Wykresy rzutów wyznaczników i rzutów przekrojów.

PRACOWNIA ARCHYTEKTONICZNA m. arch. K. GUTKOWSKIEJ	
RESTRUKTURYZACJA BUDOWLANEGO SZPITALA POWIATOWEGO W PULTUSKU	
PROJEKT BUDOWLANI - WYMAGACI - INSTALACJA WOD-KAN BLOK "C" - RZUT PARTERU	
autorzy :	mgr inż. Andrzej Kępczyński
data:	08.2005 r. skala : 1:100 nr ps.: 3